

Banco metálico com encosto, 1,60 mts de comprimento, em tudo de aço carbono com pintura eletrostática

Lixeira metálica dupla, capacidade de 60 L, em tudo de aço carbono e cestos em chapa de aço com pintura eletrostática



**DETALHAMENTO**  
Escala: 1/25

**QUADRO DAS ESPÉCIES VEGETAIS**

Nº	NOME CIENTÍFICO	NOME PUPOLAR	QUANTIDADE	ALTURA MÍNIMA DE:
1	Zoysia Japonica	Grama Esmeralda	1.067,27 m²	-
2	Tibouchina Granulosa	Quaresmeira	2,00 und	2,00 mts
3	Tabebuia Chytosotricha	Ipê-Amarelo	2,00 und	2,00 mts
4	Tibouchina Mutabilis	Manacá-da-serra	2,00 und	2,00 mts
5	Jacaranda Mimosaeifolia	Jacarandá Mimoso	2,00 und	2,00 mts
6	Plumbago Auriculata	Arbusto Bela Emilia	40,00 und	0,15 mts

**QUADRO DE LEGENDA**

ITEM	DESCRIÇÃO	QUANTIDADE
A	Poste de iluminação com 04 pétalas com luminárias em LED com potência mínima de 180W	1,00 und
B	Lixeira metálica dupla	3,00 und
C	Banco metálico com encosto	10,00 und
D	Equipamento do Playground - Balanço (rema-rem) metálico com 06 lugares	1,00 und
E	Equipamento do Playground - Escorregador médio metálico	1,00 und
F	Equipamento do Playground - Gangorra metálica com 02 lugares	1,00 und
G	Equipamento do Playground - Zanga burrinho metálico com 02 pranchas	1,00 und
H	Equipamentos da Academia ao Ar Livre já instalados pela Prefeitura	-

**QUADRO DE QUANTITATIVOS**

DESCRIÇÃO	QUANTIDADE
Passeio de concreto (FCK >= 11 MPA - Espessura de 6,00 cm)	560,40 m²
Meio-fio de concreto moldado in loco - 13,00 x 22,00 cm (Base x Altura)	316,60 mts

**PROJETO ARQUITETÔNICO**

**OBJETO: CONSTRUÇÃO DA PRAÇA SABINO LUCAS**

**DESCRIÇÃO:**

PROPRIETÁRIO:  
- PREFEITURA MUNICIPAL DE VERÍSSIMO - MG  
- CNPJ.: 18.428.946/0001-19

LOCAL DA OBRA:  
- BAIRRO CONJUNTO BOA VISTA  
VERÍSSIMO-MG, CEP: 38.150-000

ÁREA:  
- CONSTRUÇÃO = 1.793,22 M²


PROPRIETÁRIO:  
PREFEITURA MUNICIPAL DE VERÍSSIMO-MG  
PREFEITO: LUIZ CARLOS DA SILVA

RESPONSÁVEL TÉCNICO:  
Engº. LUIZ CARLOS FURTADO DE ALMEIRDA  
CREA: 28.492/D - MG

**CONTEÚDO:**

PLANTA BAIXA, DETALHAMENTOS E QUADROS


FOLHA: 01/03	DATA: 16/08/2022	ESCALA: INDICADA	ART.: MG20221314185
-----------------	---------------------	---------------------	------------------------

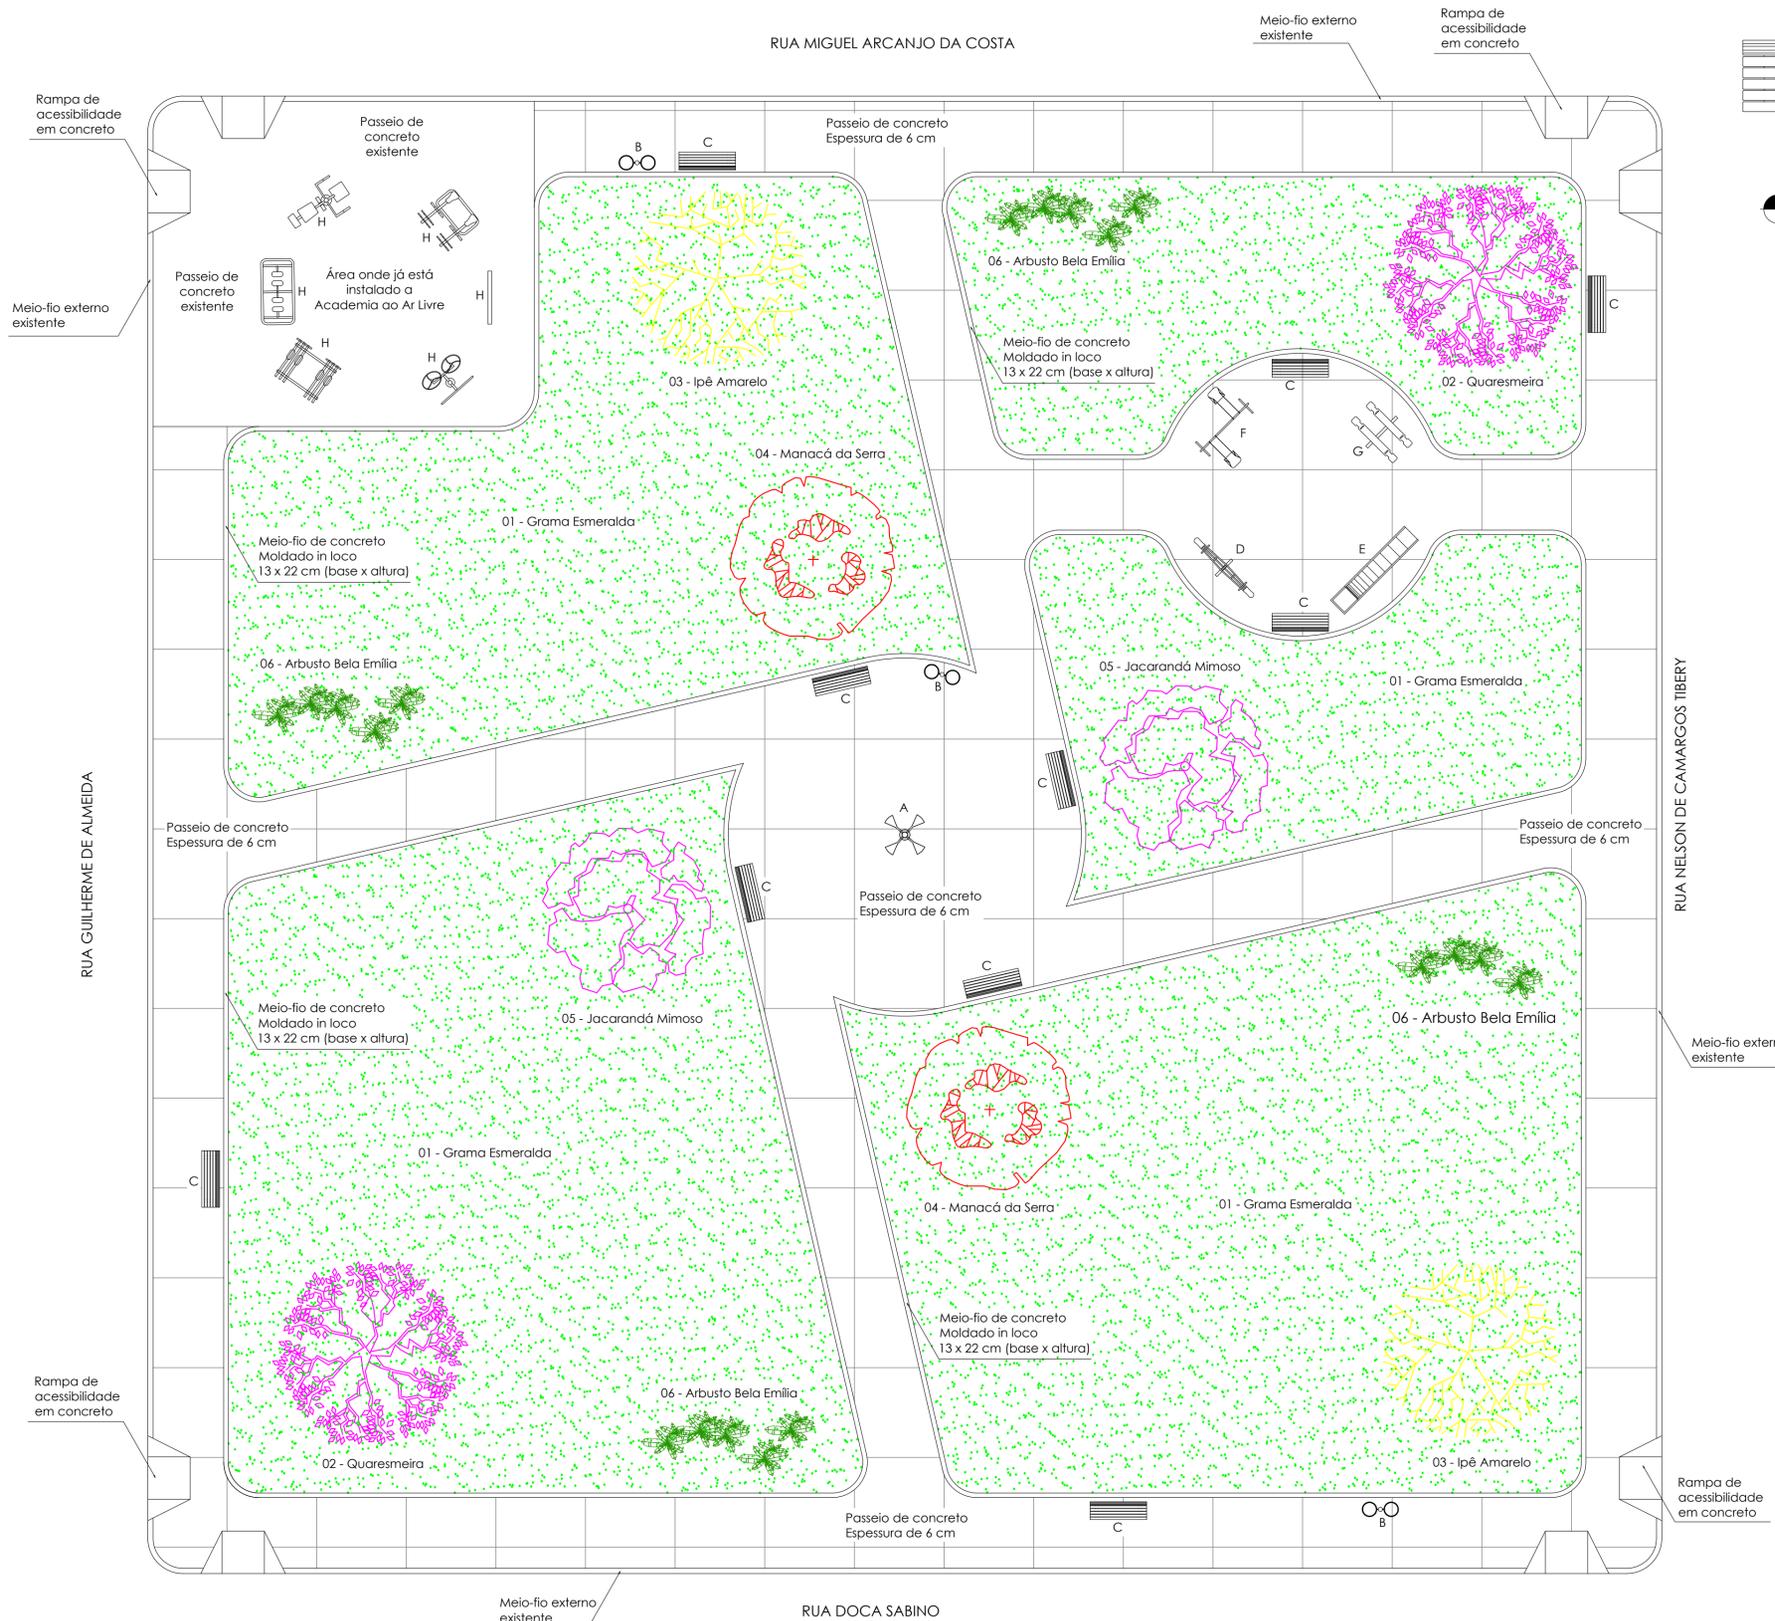

**PLANTA BAIXA**  
Escala: 1/100



RUA MIGUEL ARCANJO DA COSTA

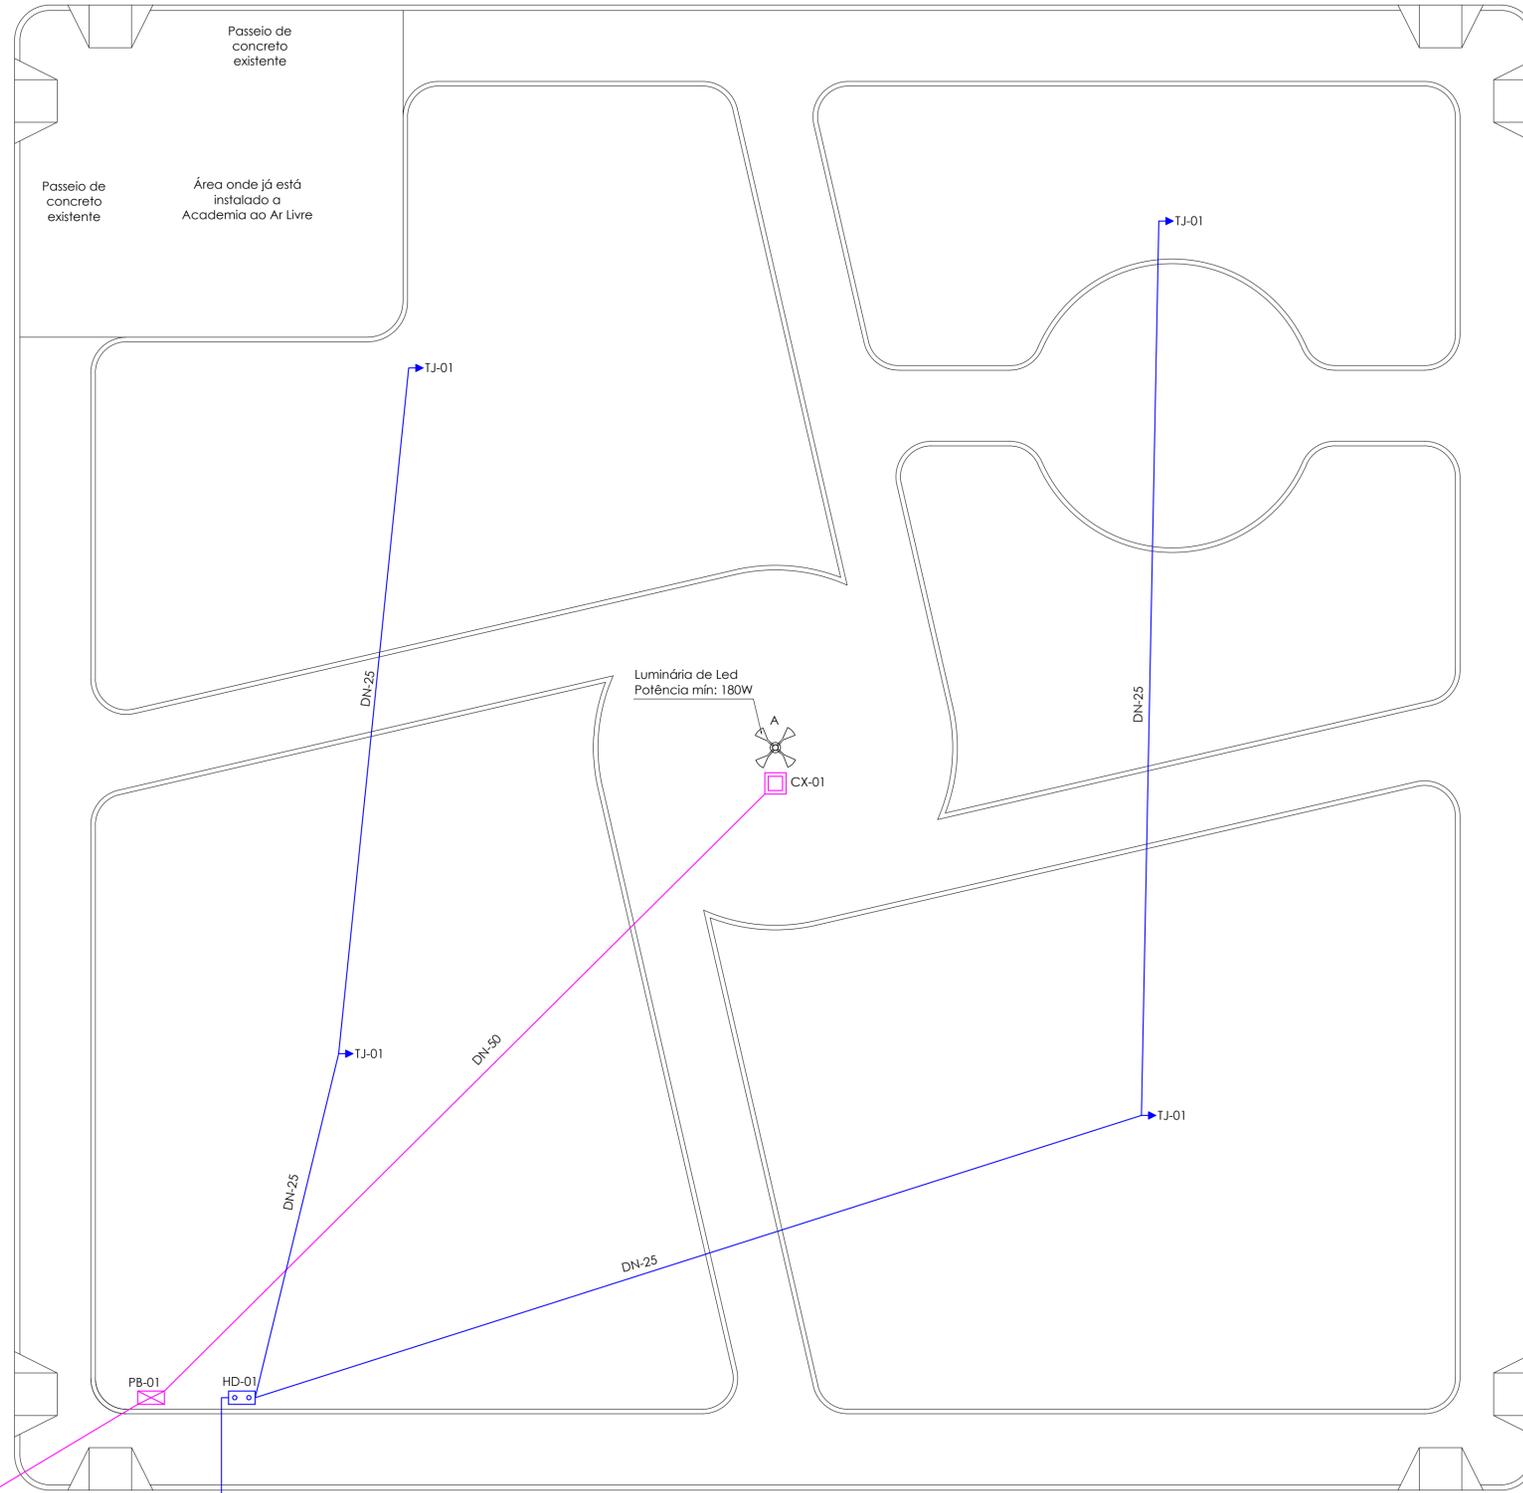

RUA NELSON DE CAMARGOS TIBERY

RUA GUILHERME DE ALMEIDA

RUA DOCA SABINO

Ligação na rede de energia da Cemig

Ligação na rede de água da Copasa

**PLANTA BAIXA - ELÉTRICA E HIDRO**  
Escala: 1/100

**QUADRO DE LEGENDA**

ITEM	DESCRIÇÃO	QUANTIDADE
A	Poste de iluminação em LED com 04 pétalas com luminárias em LED com potência mínima de 180W	1,00 und
CX-01	Caixa de passagem em alvenaria e tampa de concreto, fundo de brita, 40 x 40 x 60 cm	1,00 und
PB-01	Entrada de energia aérea, padrão Cemig, bifásico, com saída subterrânea	1,00 und
DN-50	Eletroduto flexível corrugado, DN-50, para distribuição de energia elétrica - Rede enterrada sobre o piso	25,00 mts
HD-01	Kit cavalete para medição de água	1,00 und
TJ-01	Torneira cromada para jardim	4,00 und
DN-25	Tubo em PVC soldável, DN 25MM, para água fria - Rede enterrada sobre o piso	80,00 mts

**PROJETO ARQUITETÔNICO**

**OBJETO: CONSTRUÇÃO DA PRAÇA SABINO LUCAS**

**DESCRIÇÃO:**

**PROPRIETÁRIO:**  
- PREFEITURA MUNICIPAL DE VERÍSSIMO - MG  
- CNPJ.: 18.428.946/0001-19

**LOCAL DA OBRA:**  
- BAIRRO CONJUNTO BOA VISTA  
VERÍSSIMO-MG, CEP: 38.150-000

**ÁREA:**  
- CONSTRUÇÃO = 1.793,22 M²

**PROPRIETÁRIO:**  
PREFEITURA MUNICIPAL DE VERÍSSIMO-MG  
PREFEITO: LUIZ CARLOS DA SILVA

**RESPONSÁVEL TÉCNICO:**  
Engº. LUIZ CARLOS FURTADO DE ALMEIRDA  
CREA: 28.492/D - MG

**CONTEÚDO:**

PLANTA BAIXA - ELÉTRICA E HIDRO, QUADRO DE LEGENDA

<b>FOLHA:</b> 03/03	<b>DATA:</b> 16/08/2022	<b>ESCALA:</b> INDICADA	<b>ART.:</b> MG20221314185
------------------------	----------------------------	----------------------------	-------------------------------